



暖通	给排水	电气	结构	建筑

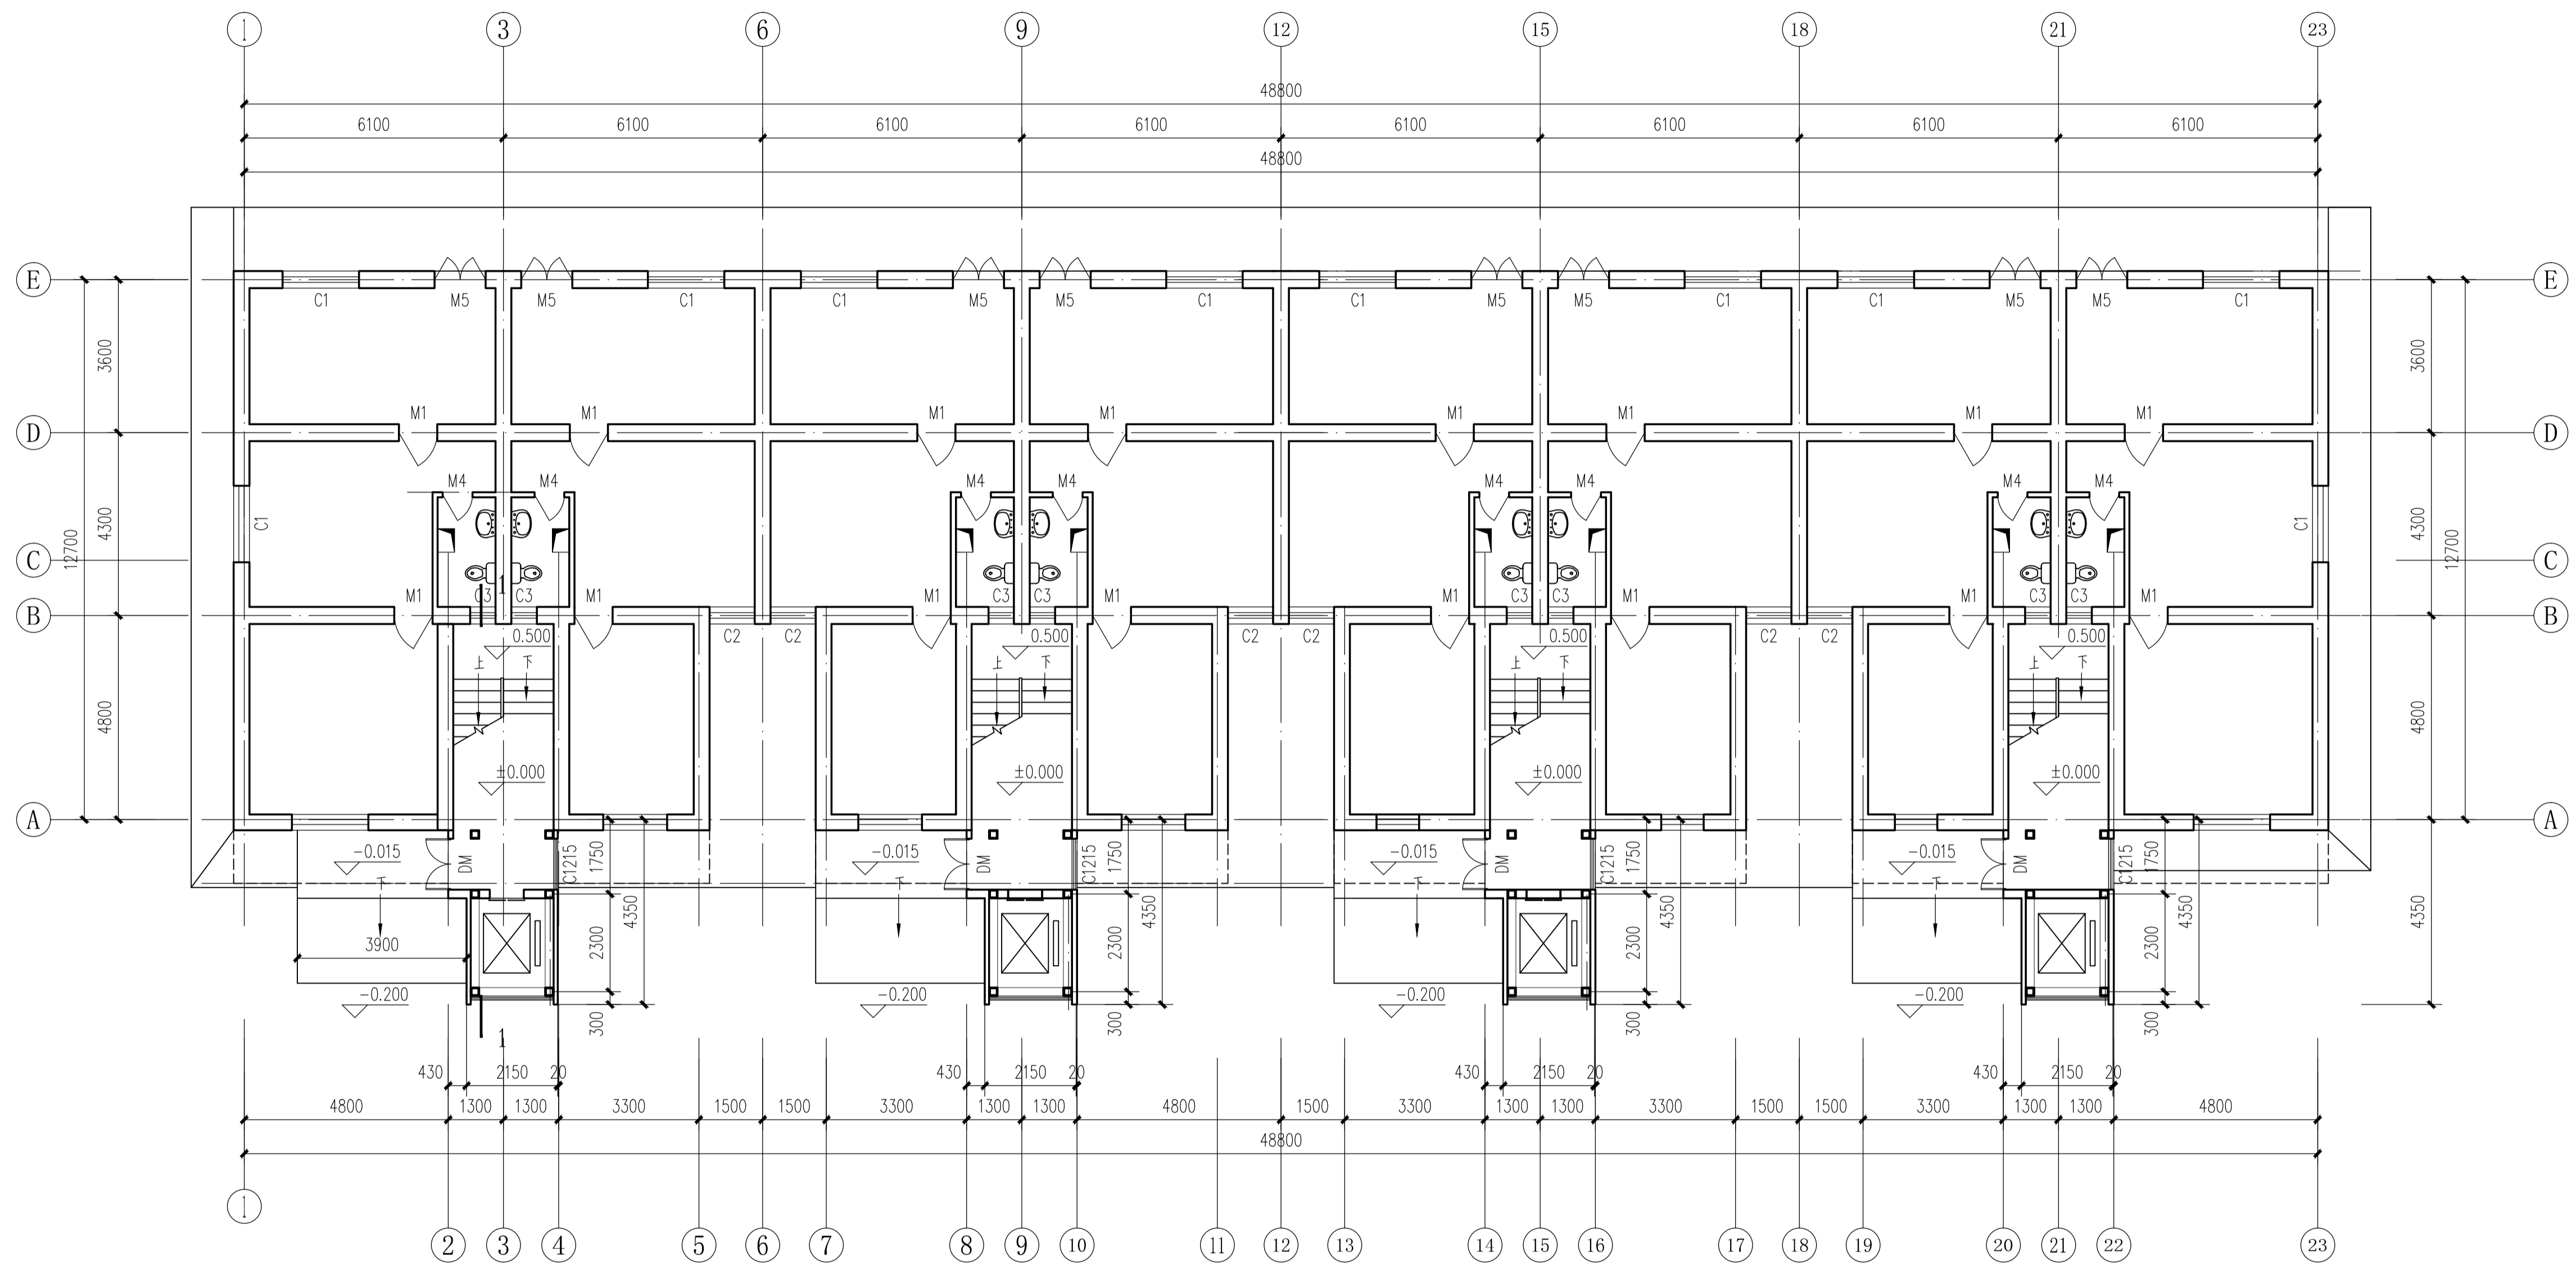

22#楼首层平面 1:100

西安建筑科技大学 <b>建筑设计研究院</b>		建设单位	西安建筑科技大学	设计证书	甲级A161000556
项目负责人	崔恩洋	校对	李宁	设计号	2017-188
审定	崔恩洋	设计	刘巍	版次	1版
审核	杨安牧	制图	刘巍	图别	建施
专业负责人	刘巍	建筑方案		图号	03
				日期	2020.05

暖通	给排水	电气	工程
暖通	给排水	电气	工程
暖通	给排水	电气	工程
暖通	给排水	电气	工程

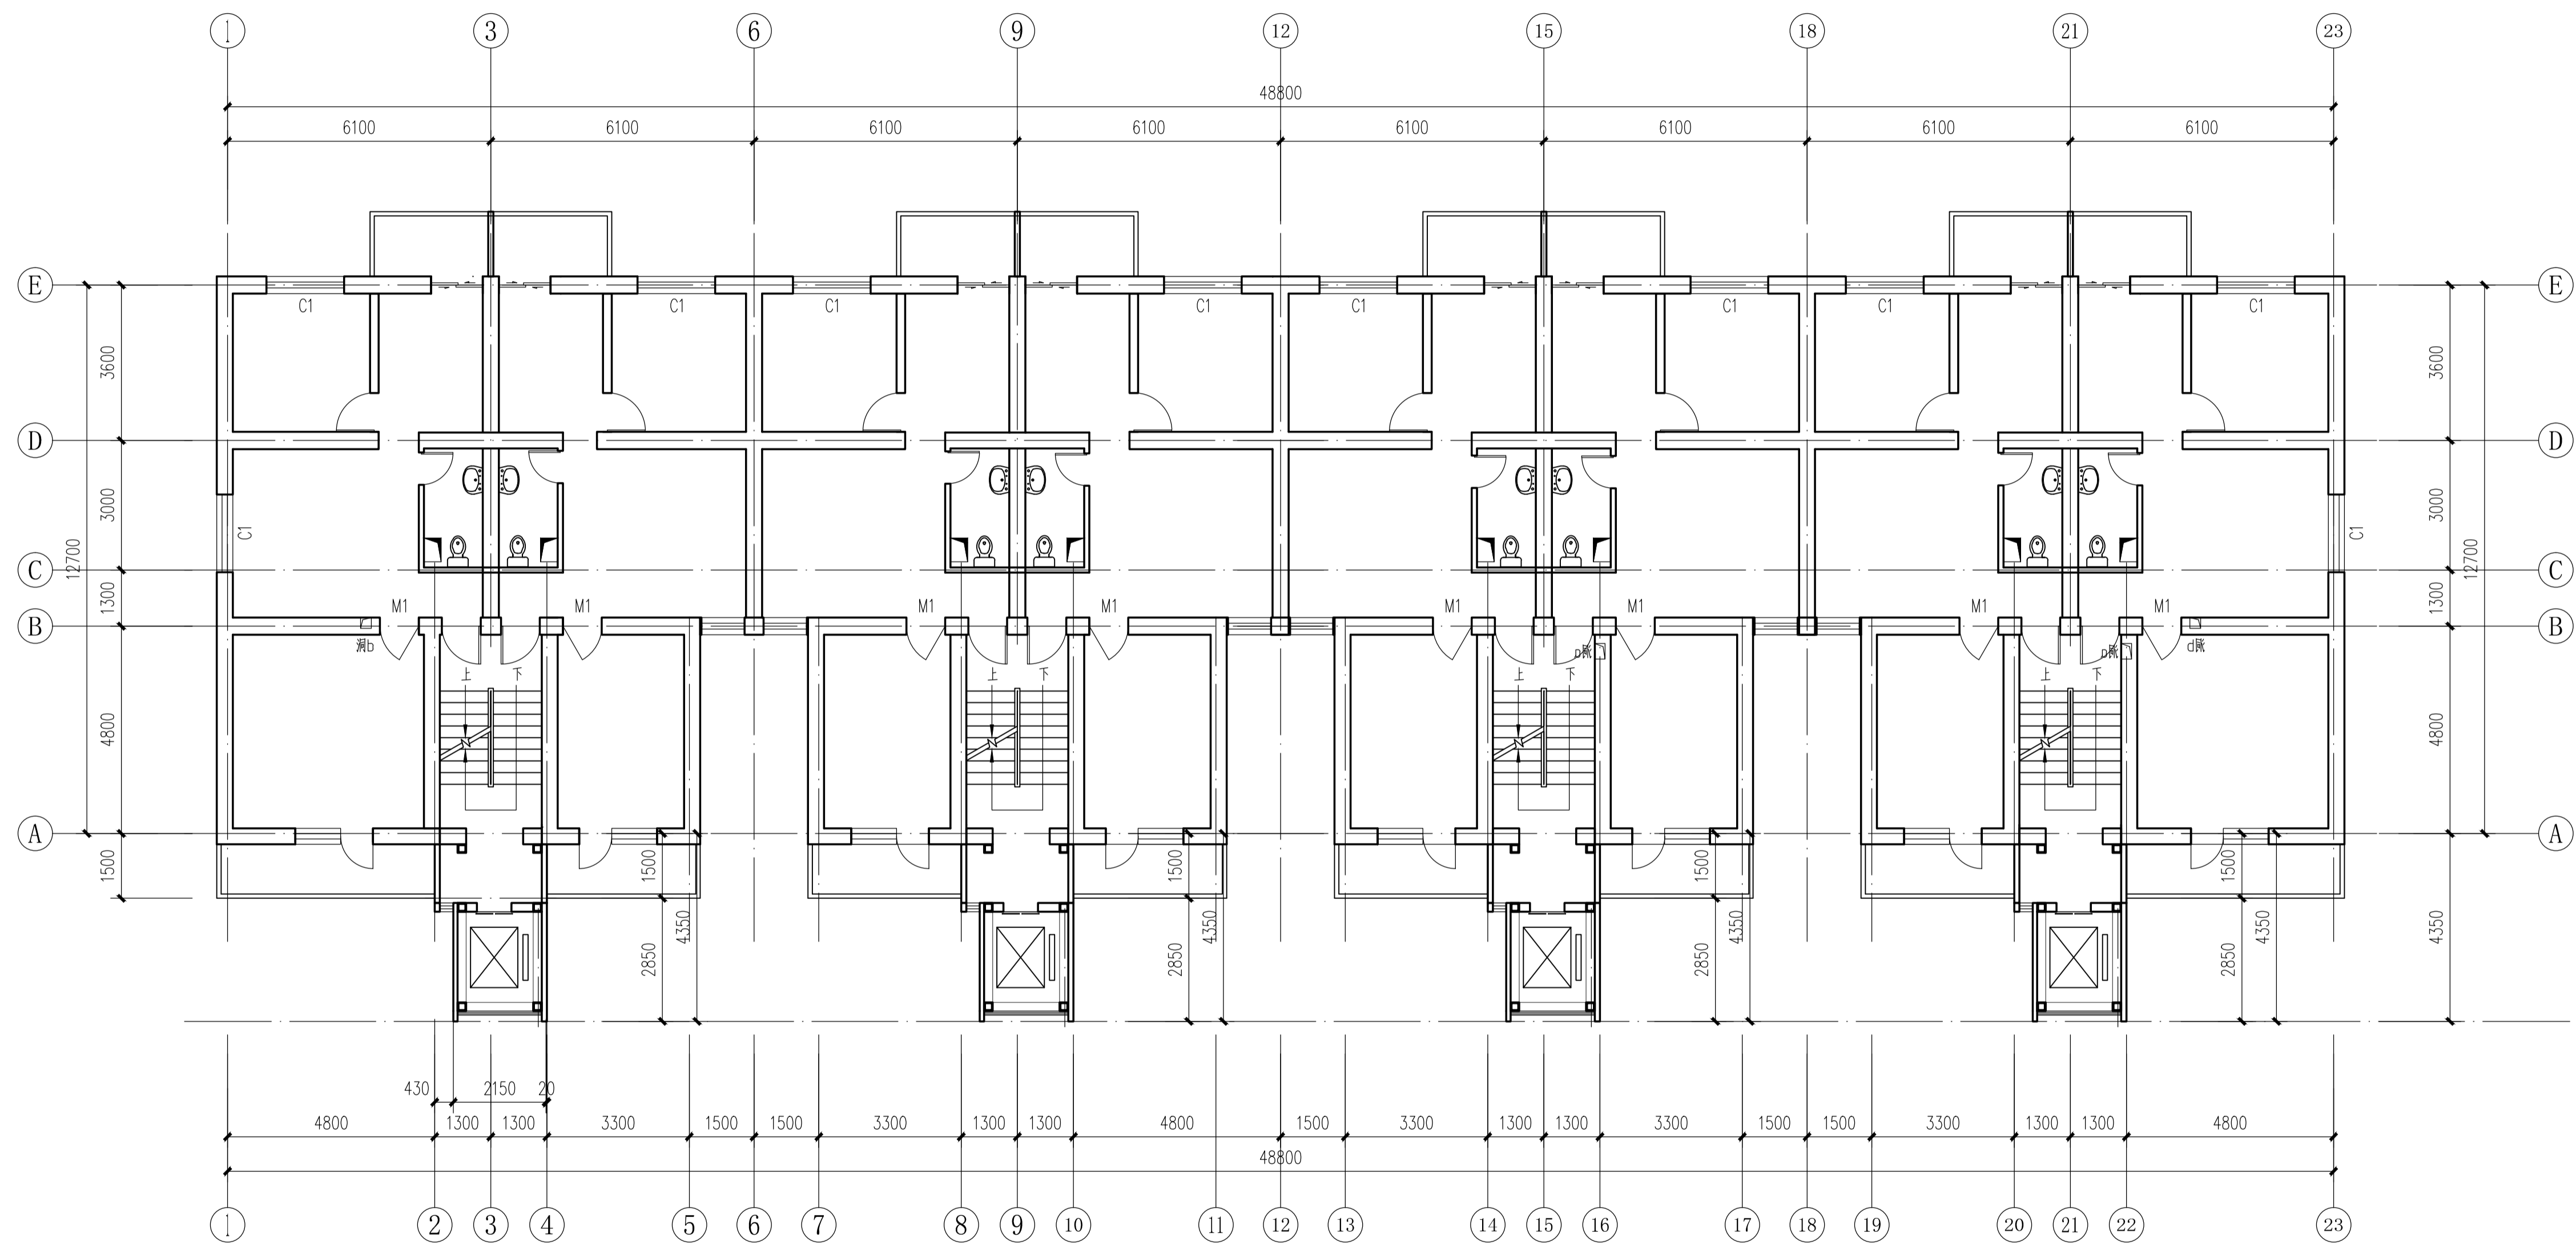

22#楼二-七层平面 1:100

西安建筑科技大学 <b>建筑设计研究院</b>	建设单位	西安建筑科技大学	设计证书	甲级A161000556	
	工程项目	西安建筑科技大学雁塔校区多层住宅楼加装电梯工程	设计号	2017-188	
项目负责人	崔恩泽	校对	李宁	版次	1版
审定	崔恩泽	设计	刘巍	图别	建施
审核	杨安牧	制图	刘巍	图号	04
专业负责人	刘巍	建筑方案		日期	2020.05